





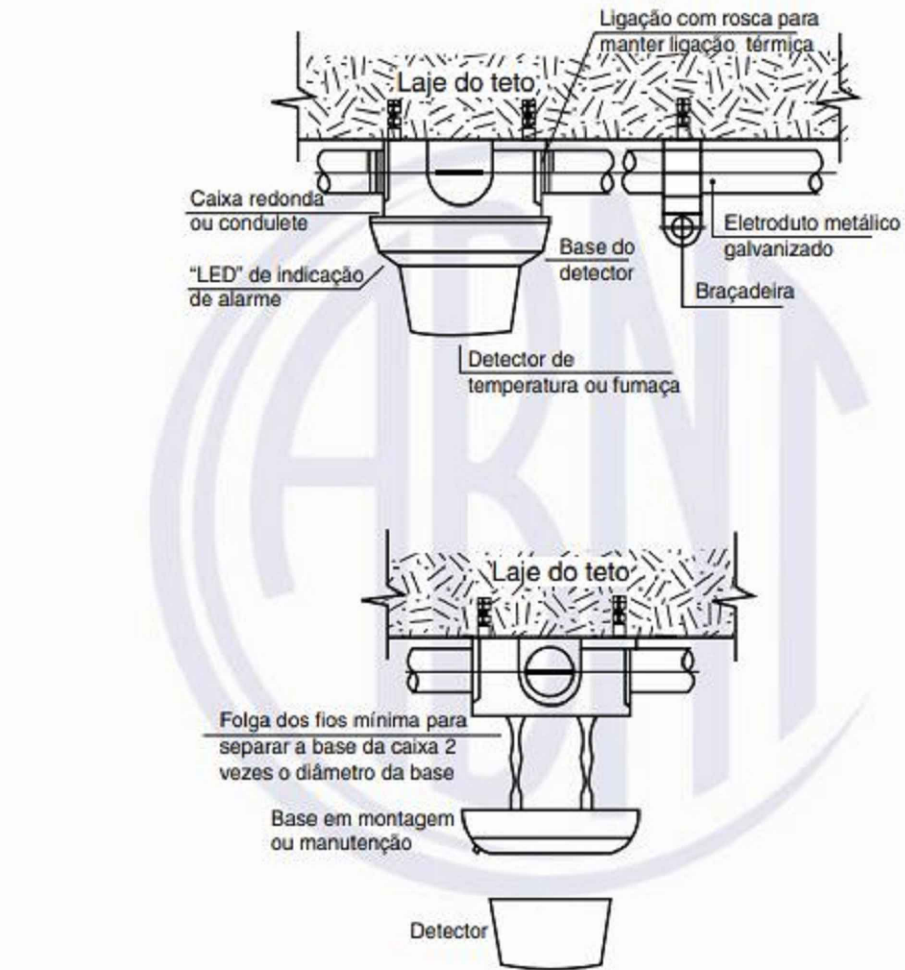


Figura C.1 – Instalação típica de um detector

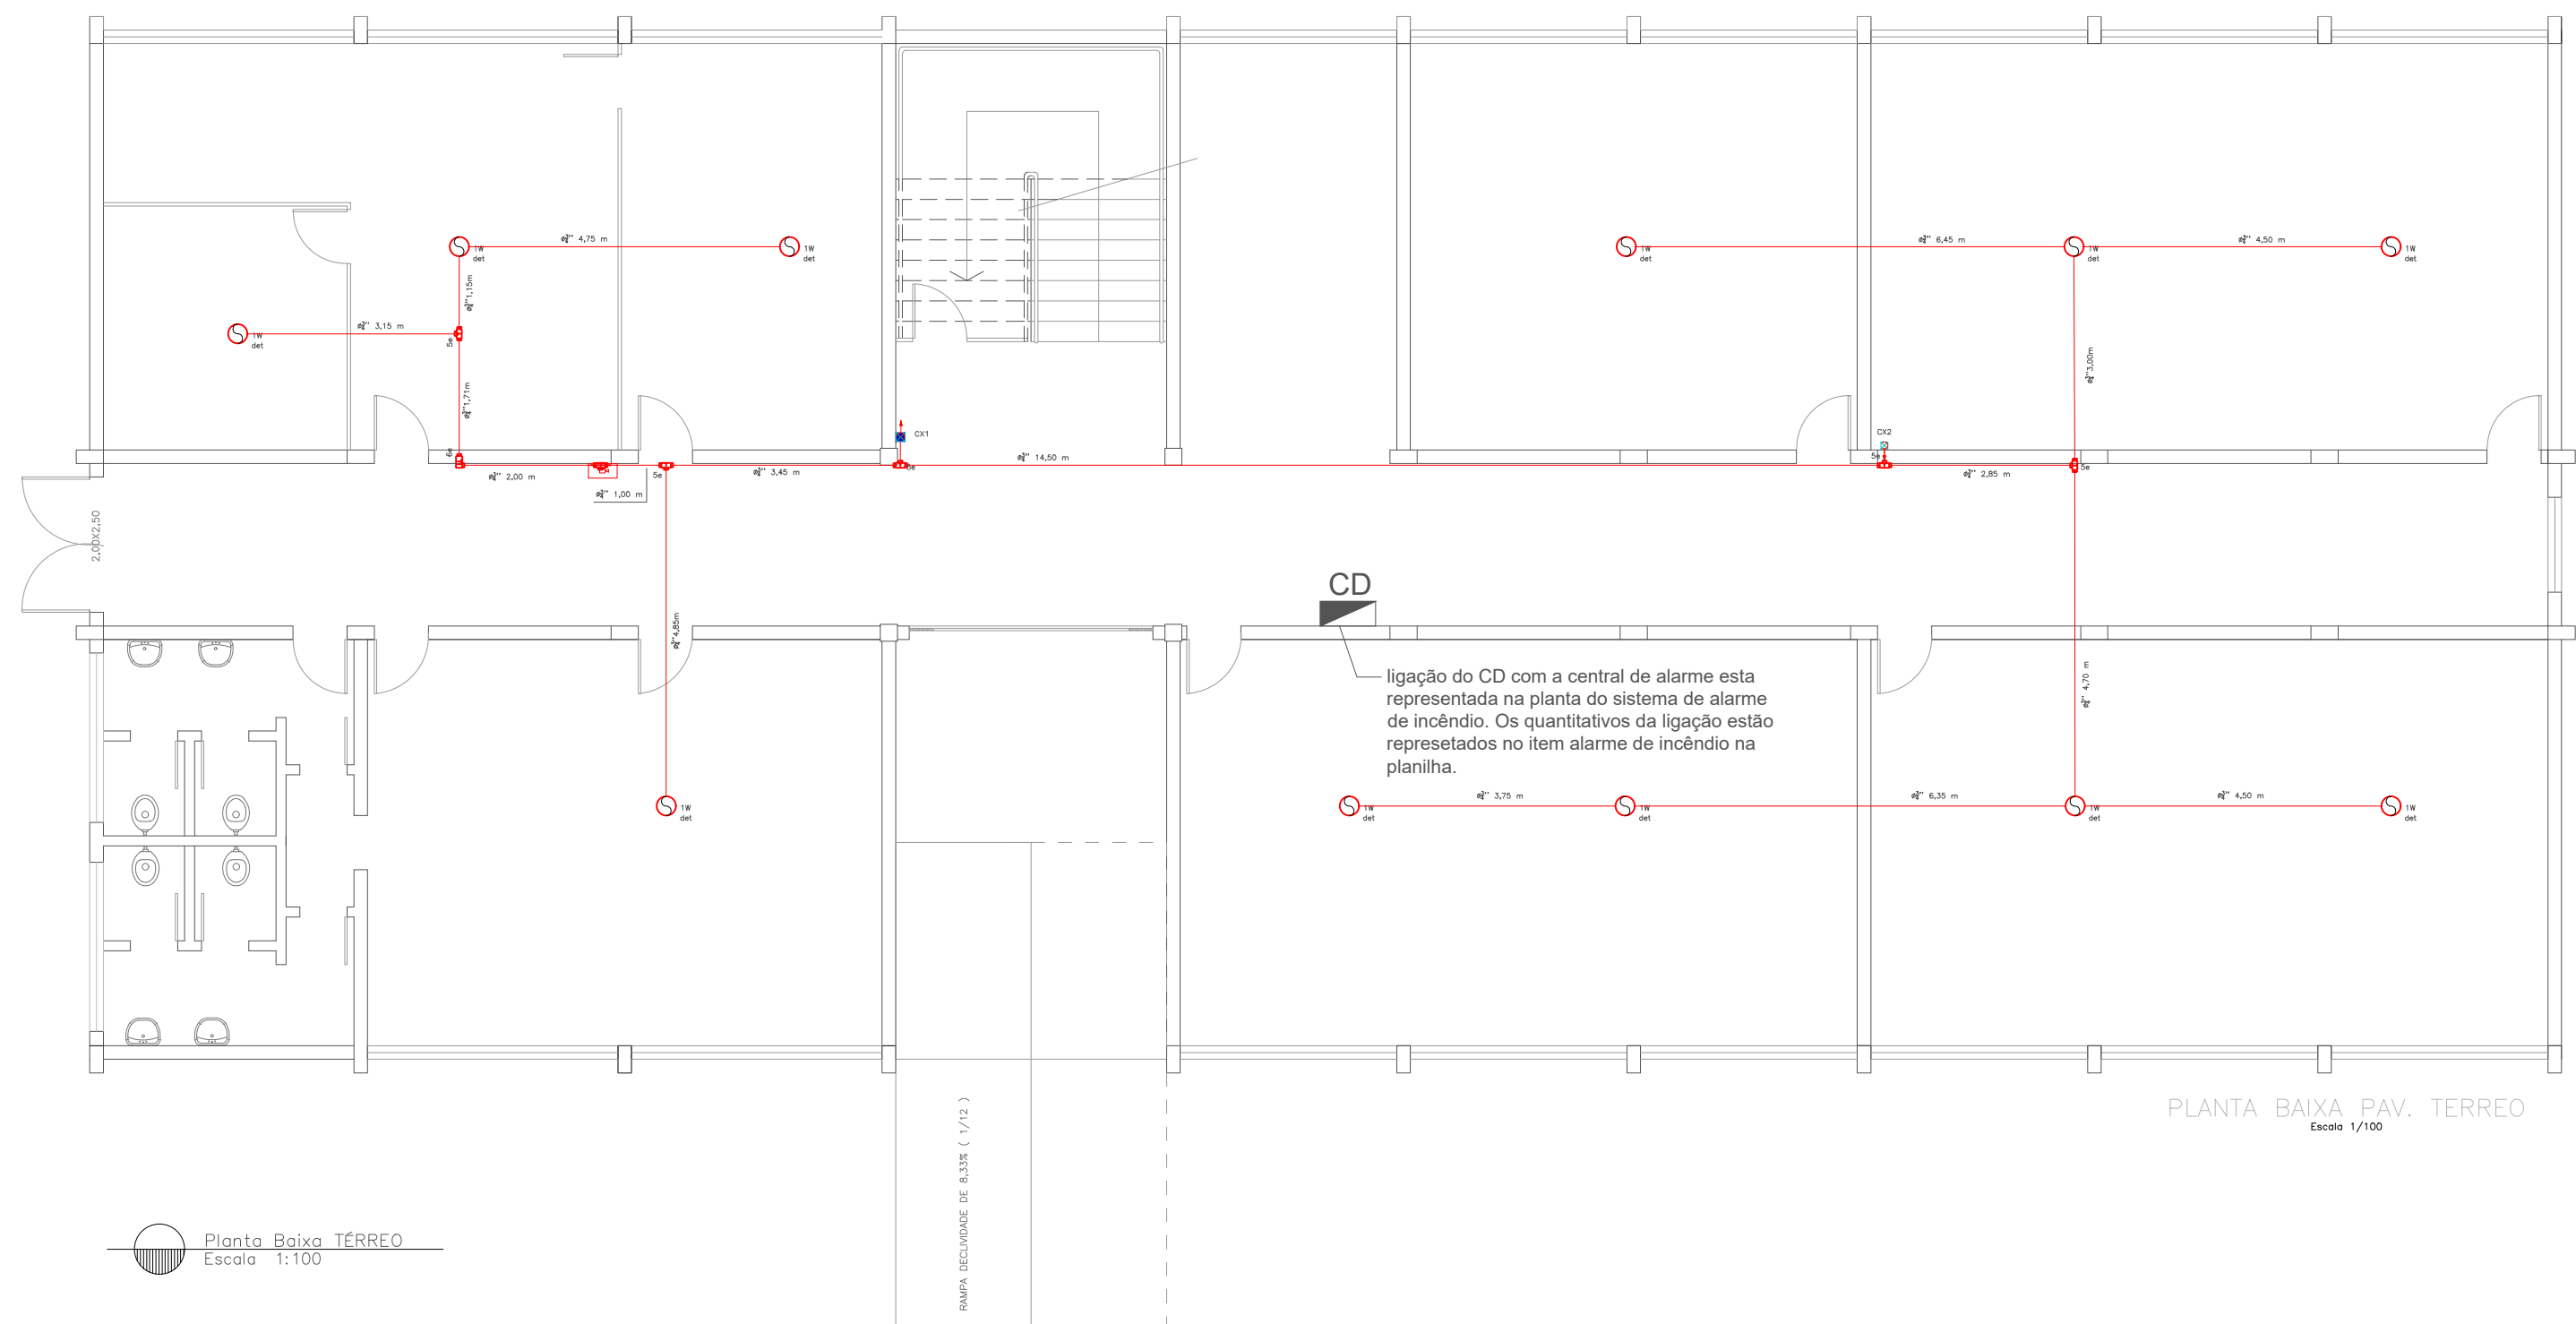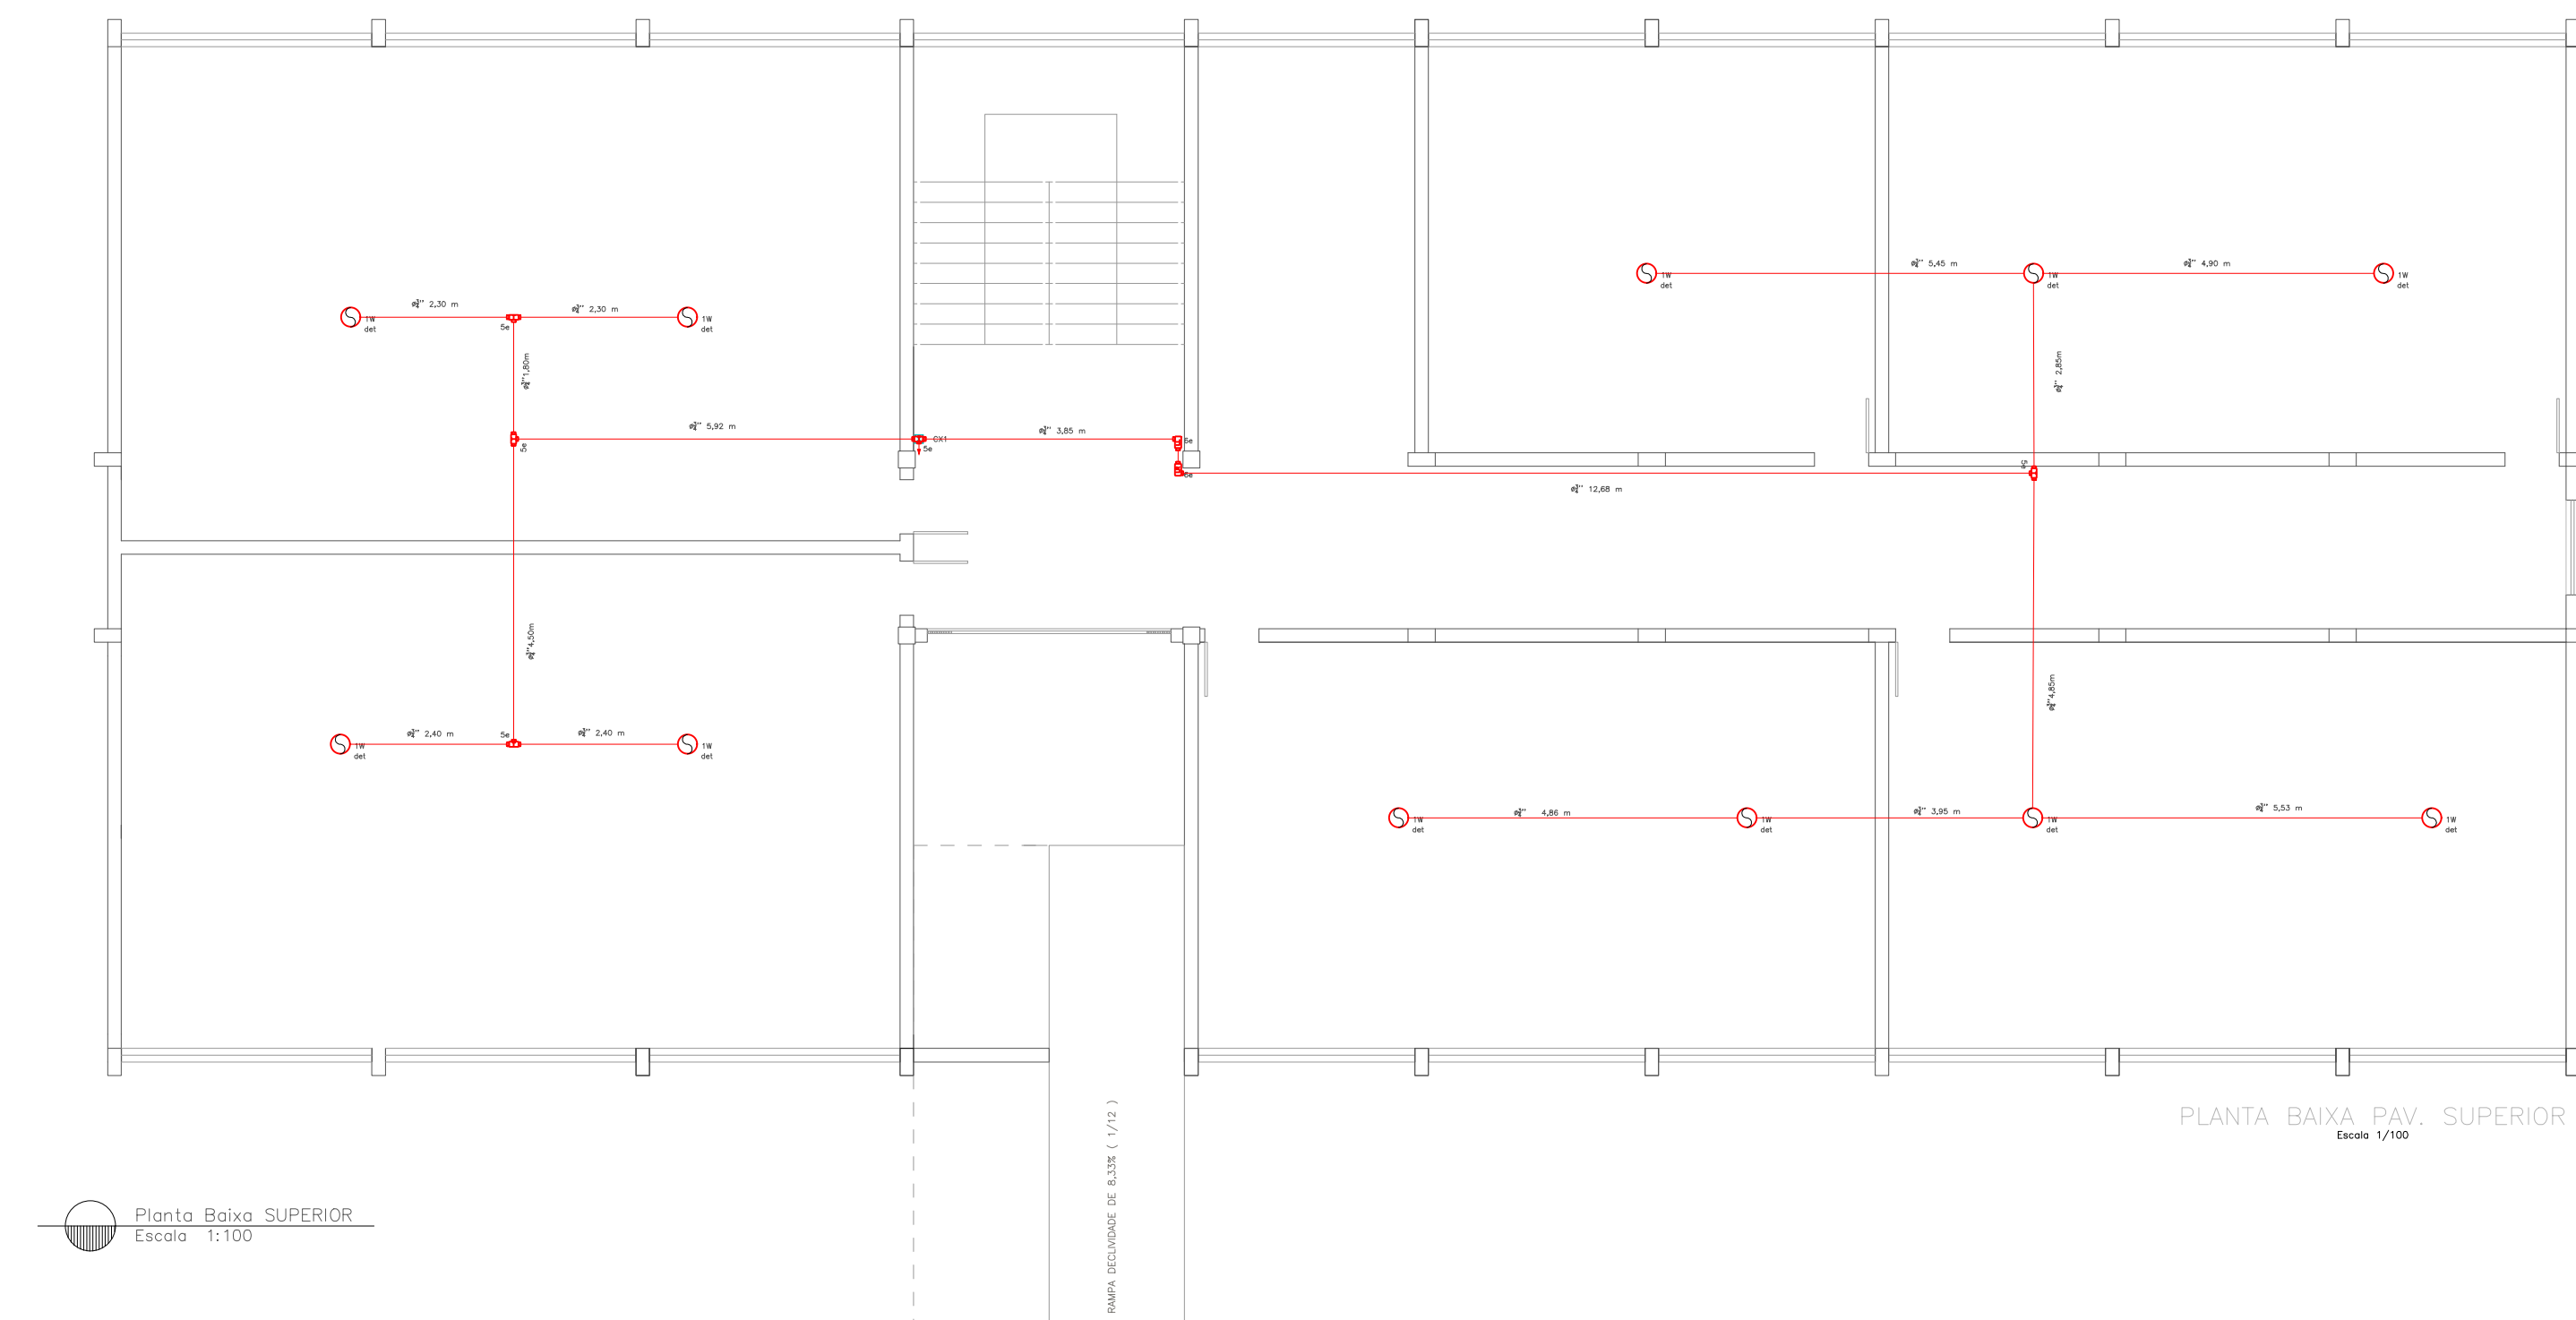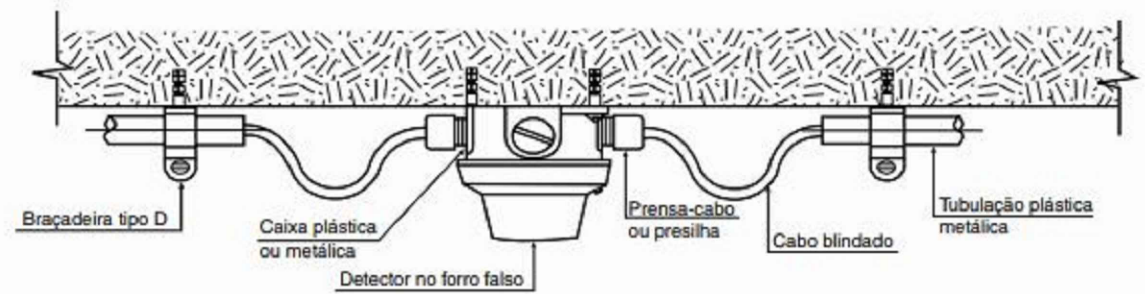

| TABELA - Sinalização de orientação e salvamento |       |                           |                                                 |                                                                                                                                                                          |
|-------------------------------------------------|-------|---------------------------|-------------------------------------------------|--------------------------------------------------------------------------------------------------------------------------------------------------------------------------|
| Código                                          | Placa | Descrição                 | Cores                                           | Observações                                                                                                                                                              |
| 12                                              |       | Sinalização de emergência | Fundo: verde<br>Pictograma: fotoluminescente    | Indicação do sentido (esquerda ou direita) de uma saída de emergência. Dimensões mínimas: 30cm x 15cm                                                                    |
| 13                                              |       | Sinalização de emergência | Fundo: verde<br>Pictograma: fotoluminescente    | Indicação do sentido (esquerda ou direita) de uma saída de emergência. Dimensões mínimas: 30cm x 15cm                                                                    |
| 14                                              |       | Sinalização de emergência | Fundo: verde<br>Pictograma: fotoluminescente    | Indicação de uma saída de emergência a ser utilizada acima da porta para indicar o seu acesso                                                                            |
| 16                                              |       | Sinalização de emergência | Fundo: verde<br>Pictograma: fotoluminescente    | Indicação de uma saída de emergência a ser utilizada abaixo da porta para indicar o seu acesso                                                                           |
| 17                                              |       | Sinalização de emergência | Fundo: verde<br>Pictograma: fotoluminescente    | Indicação de uma saída de emergência a ser utilizada acima da porta para indicar o seu acesso                                                                            |
| 19                                              |       | Sinalização de emergência | Fundo: verde<br>Pictograma: fotoluminescente    | Indicação do pavimento, no interior da escadaria                                                                                                                         |
| 20                                              |       | Alarme sonoro             | Fundo: vermelho<br>Pictograma: fotoluminescente | Indicação do local de instalação do alarme de incêndio                                                                                                                   |
| 21                                              |       | Comando manual de alarme  | Fundo: vermelho<br>Pictograma: fotoluminescente | Ponto de acionamento de alarme de incêndio ou botão de incêndio. Deve ser sempre acompanhado de uma mensagem escrita, designando o equipamento acionado por aquele ponto |
| 23                                              |       | Extintor                  | Fundo: vermelho<br>Pictograma: fotoluminescente | Indicação da localização dos extintores. Dimensões mínimas: 15cm x 15cm                                                                                                  |
| 25                                              |       | Aberto de emergência      | Fundo: vermelho<br>Pictograma: fotoluminescente | Indicação do abrigo de emergência com ou sem fechadura no seu interior                                                                                                   |
| 26                                              |       | Hidrante de incêndio      | Fundo: vermelho<br>Pictograma: fotoluminescente | Indicação da localização do hidrante quando instalado fora do abrigo de emergência                                                                                       |
| 1                                               |       | Proibido fumar            | Fundo: branco<br>Pictograma: fotoluminescente   | Localização em áreas visíveis, próximas dos elevadores comuns. Dimensões mínimas: Ø 15cm                                                                                 |
| 4                                               |       | Proibido fumar            | Fundo: branco<br>Pictograma: fotoluminescente   | Localização em áreas visíveis, próximas dos elevadores comuns. Dimensões mínimas: Ø 15cm                                                                                 |
| 9                                               |       | Proibido fumar            | Fundo: branco<br>Pictograma: fotoluminescente   | Localização em áreas visíveis, próximas dos elevadores comuns. Dimensões mínimas: Ø 15cm                                                                                 |

| LEGENDA |                                                  |
|---------|--------------------------------------------------|
|         | EXT. DE PÓ QUÍMICO SECO (PQS) – 2A:20B:C – 4Kg   |
|         | EXT. DE PÓ QUÍMICO SECO (PQS) – 4A:40B:C – 4Kg   |
|         | EXT. DE PÓ QUÍMICO SECO (PQS) – 20B:C – 4Kg      |
|         | EXT. DE ÁGUA PRESSURIZADA – 2A – 10 L            |
|         | EXT. DE CO2 – 5B:C – 6 KG                        |
|         | CENTRAL DE DETECÇÃO E ALARME                     |
|         | ACIONADOR MANUAL DE ALARME DE INCÊNDIO           |
|         | PLACA DE PROIBIDO FUMAR                          |
|         | SINALIZAÇÃO DE ORIENTAÇÃO E SALVAMENTO           |
|         | ILUMINAÇÃO DE ORIENTAÇÃO E SALVAMENTO (30 LED'S) |
|         | INDICAÇÃO DE ROTA DE FUGA                        |
|         | DISTÂNCIA MÁX. A PERCORRER                       |
|         | RESERVA TÉCNICA DE INCÊNDIO                      |
|         | REGISTRO DE PASSEIO                              |
|         | MANGOTINHO                                       |
|         | DETECTOR DE INCÊNDIO FUMAÇA                      |

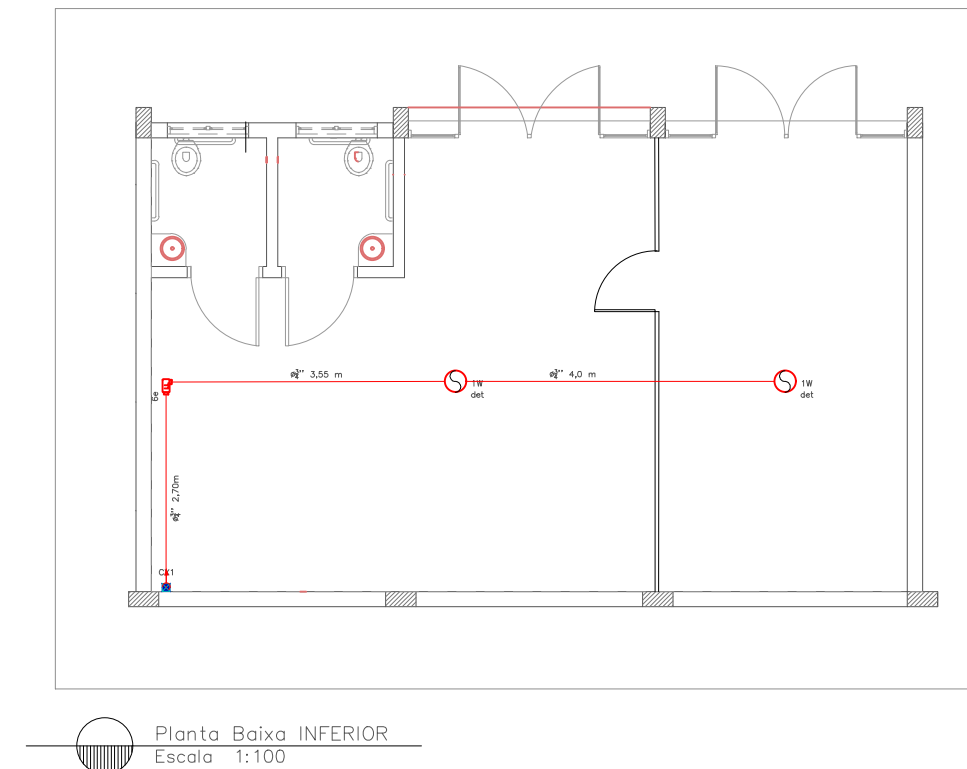



**INSTITUTO FEDERAL FARROUPILHA**

**PRÓ-REITORIA DE ADMINISTRAÇÃO**  
**COORDENAÇÃO DE ENGENHARIA E ARQUITETURA**  
Alameda Santiago do Chile, 195 - Nossa Sra. das Dores - CEP 97050-685  
Santa Maria - Rio Grande do Sul. Telefone: (55) 3218-9819

**OBRA:**  
BLOCO B

**LOCAL:**  
INSTITUTO FEDERAL FARROUPILHA - CAMPUS JÚLIO DE CASTILHOS

**PROJETO:**  
PROJETO DETECÇÃO DE INCÊNDIO

**ÁREA:**  
1312,70 m²

**CONTEÚDO:**  
Planta baixa e detalhes

**ESCALA:**  
1/100

**PROPRIETÁRIO:**  
INSTITUTO FEDERAL FARROUPILHA

**DATA:**  
Maio/2021

**DESENHO:**  
Catiane Basso

**RESPONSÁVEL:**  
ENG. JOÃO VICTOR BAGETTI FUCHS

**PRANCHA:**  
PPCI 01/01