



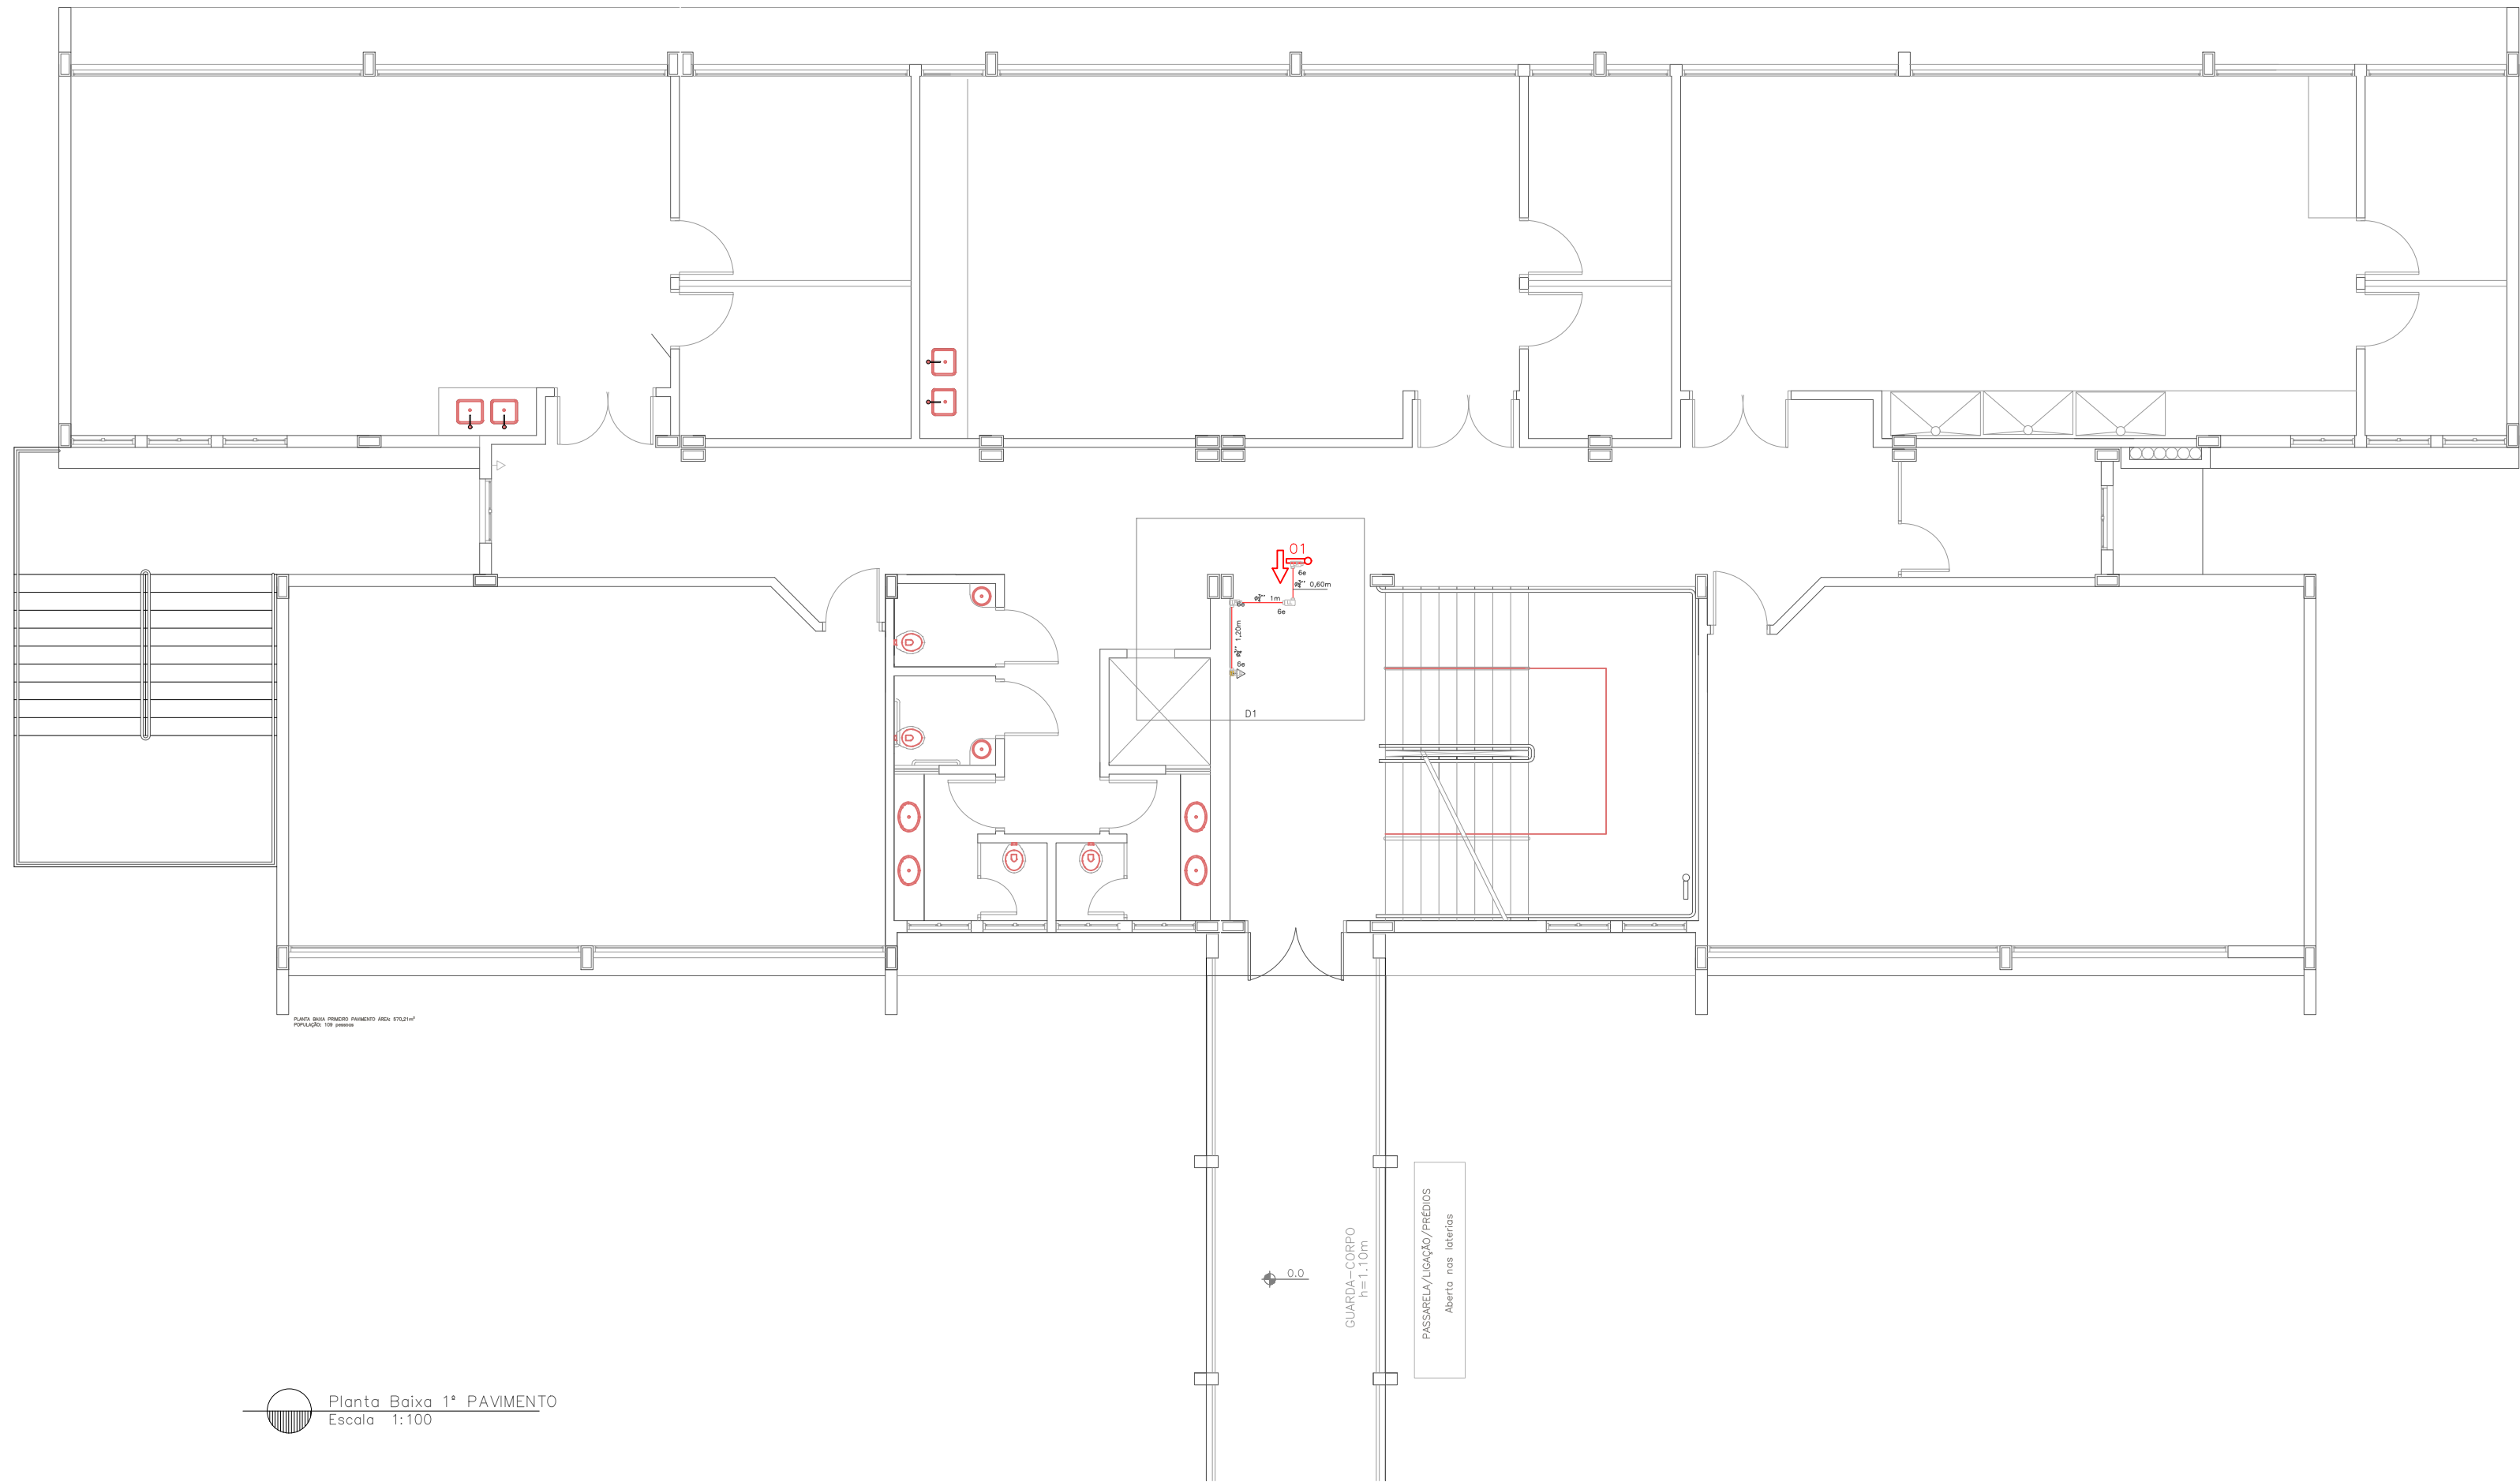

Legenda das indicações	
5e	Condulete PVC 5 entradas - Modelo T - 3/4"
5e	Condulete PVC 5 entradas - Modelo X - 3/4"
6e	Condulete PVC 6 entradas - Modelo LL - 3/4"
6e	Condulete PVC 6 entradas - Modelo LR - 3/4"
ARC9000	Pontos de força - Uso específico - Condicionador de ar Split 9000BTU
BR1,5T	Tomada - uso específico - Bomba recalque - 1,5cv trifásico
BR1T	Tomada - uso específico - Bomba recalque - 1cv trifásico
Led	Tubulares (Alha) - 22W
22W	
CZ	Cruzeta (X) 90° - 19x38mm
TH	T horizontal 90° - 19x38mm

LEGENDA	
	ILUMINAÇÃO DE EMERGÊNCIA
	TOMADA ALTA
	TOMADA MÉDIA
	TOMADA BAIXA
	FIAÇÃO
	LUMINARIA DE BALIZAMENTO

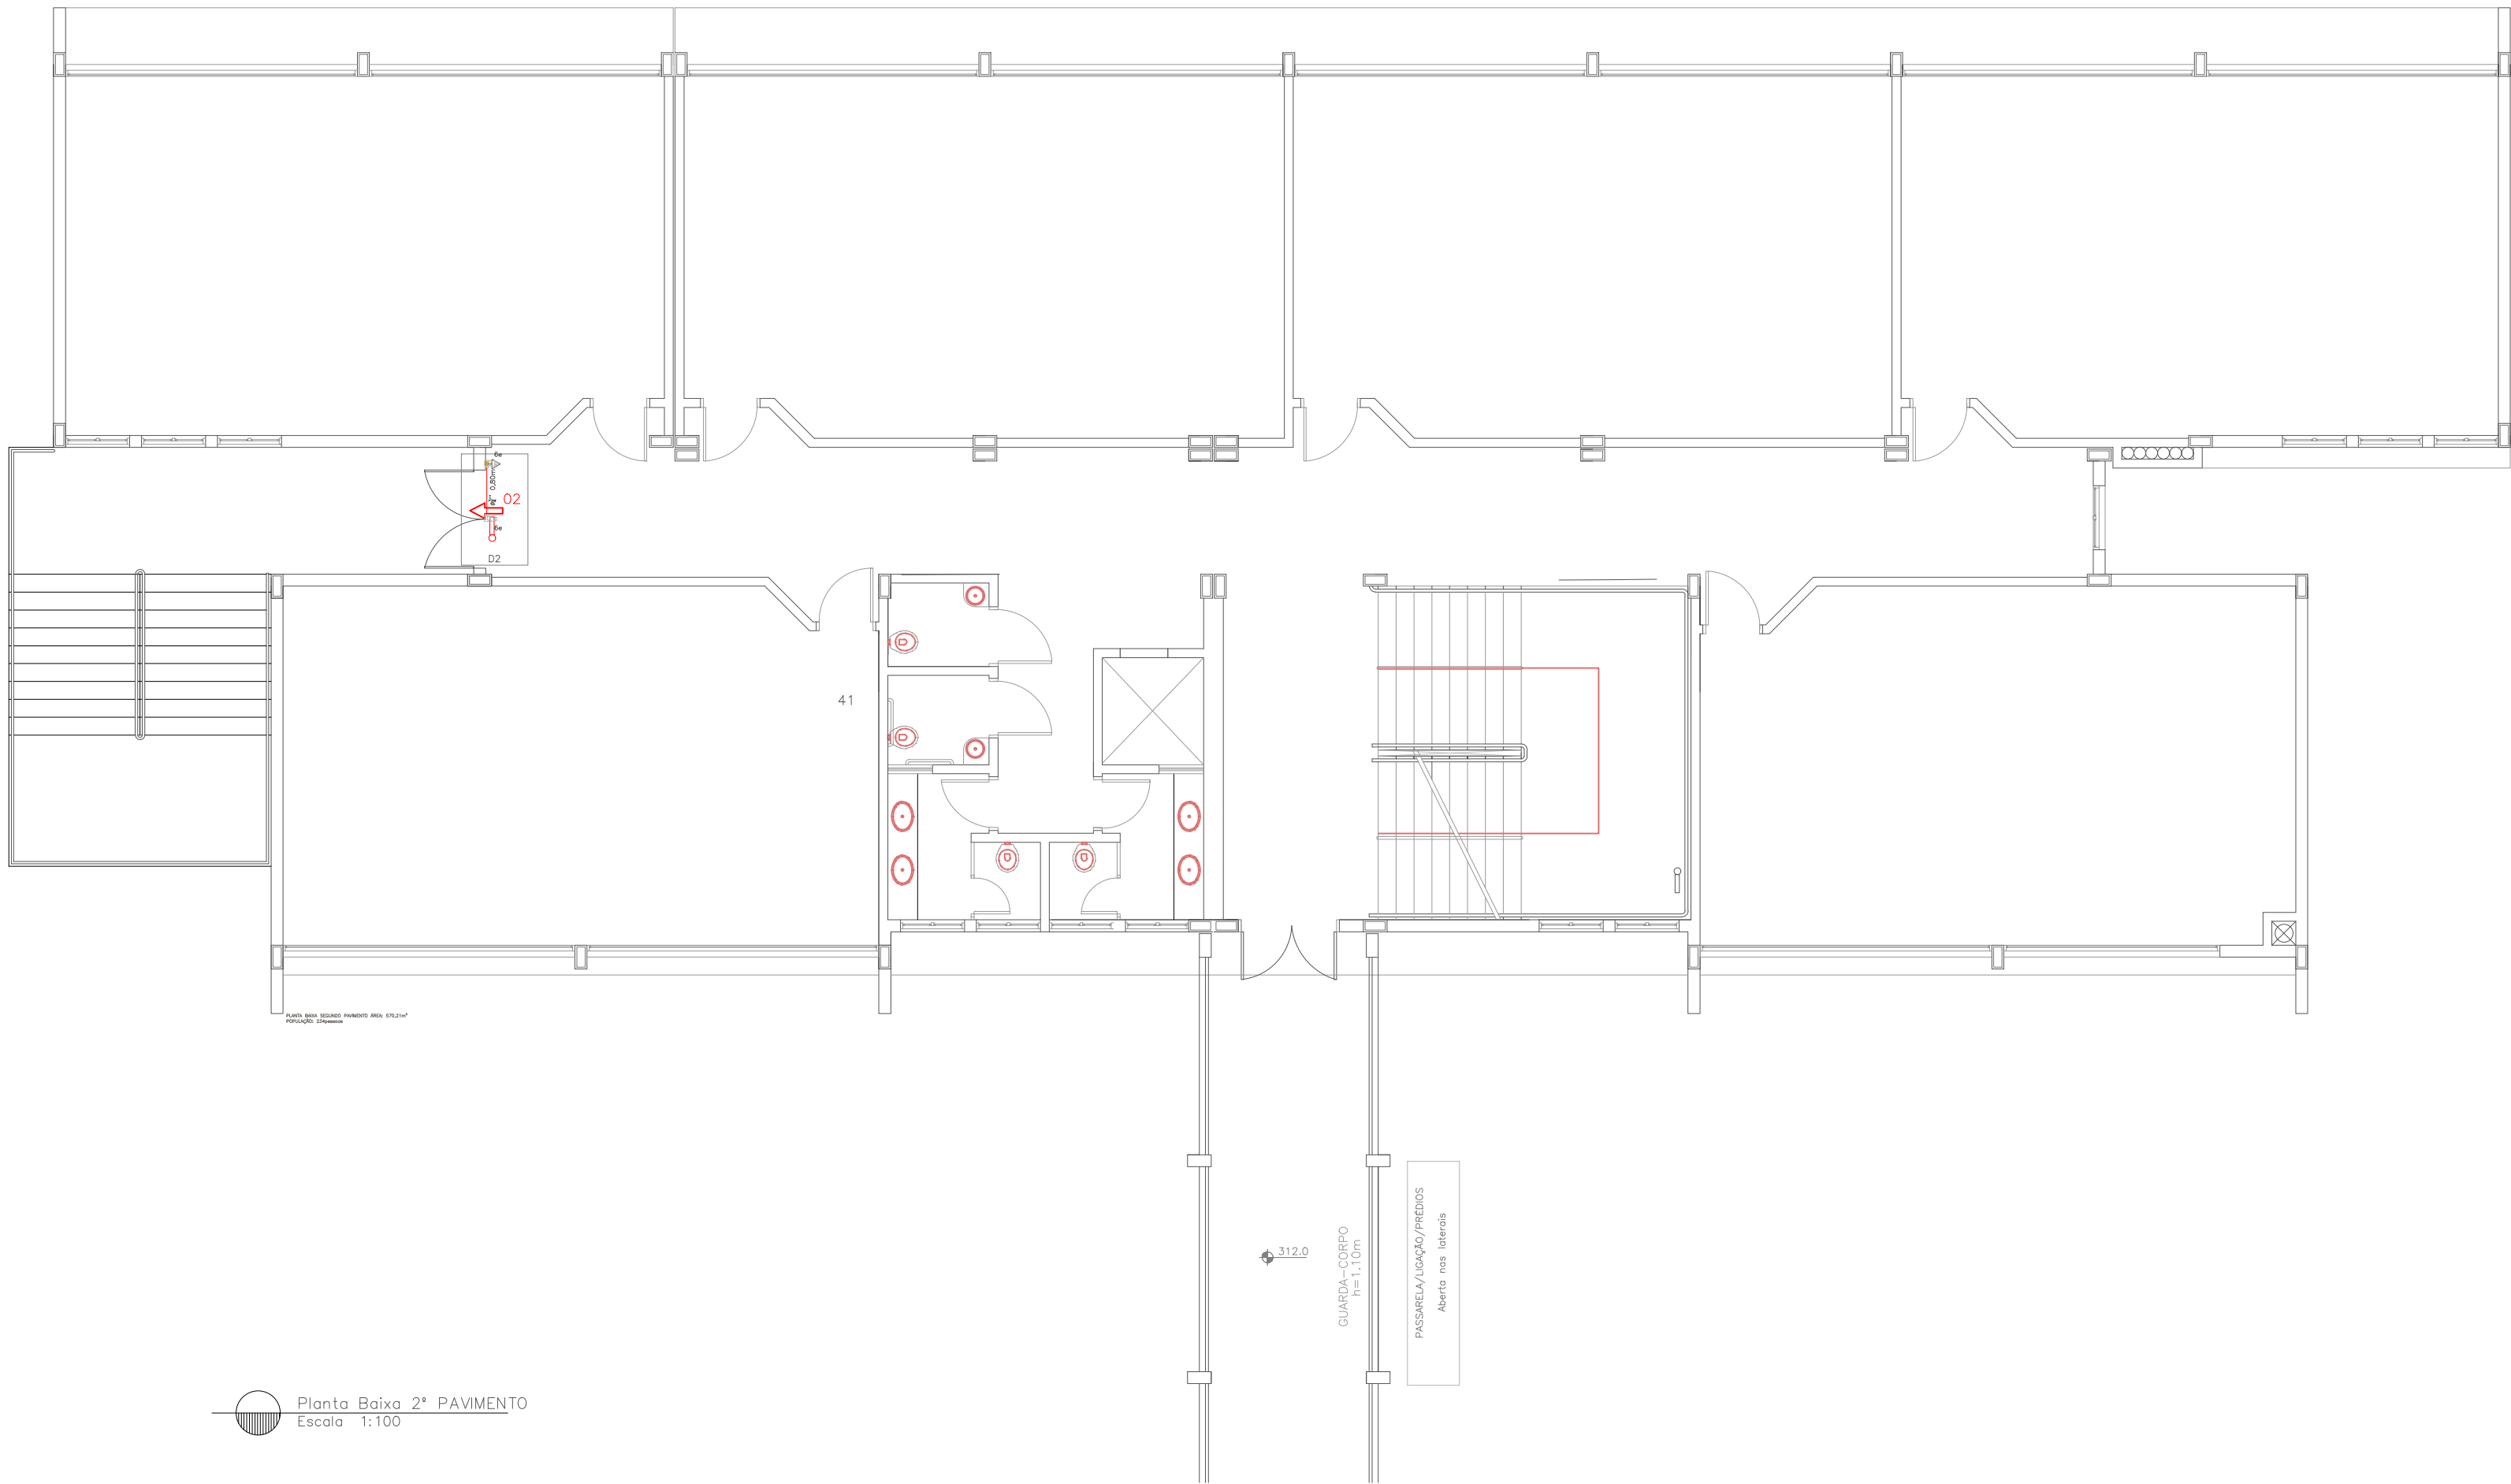

 INSTITUTO FEDERAL FARROUPILHA	PRÓ-REITORIA DE ADMINISTRAÇÃO COORDENAÇÃO DE ENGENHARIA E ARQUITETURA Alameda Santiago do Chile, 195 - Nossa Sra. das Dores - CEP 97050-685 Santa Maria - Rio Grande do Sul. Telephone: (55) 3218-9819	
	OBRA: BLOCO C	
LOCAL: INSTITUTO FEDERAL FARROUPILHA - CAMPUS JÚLIO DE CASTILHOS		
PROJETO: Projeto de iluminação de emergência	ÁREA: 2505,30 m²	
CONTEÚDO: Planta baixa 1º pav., 2º Pav. e detalhes	ESCALA: 1/100	
PROPRIETÁRIO: INSTITUTO FEDERAL FARROUPILHA	DATA: Junho/2021	
RESPONSÁVEL: ENG. JOÃO VICTOR BAGETTI FUCHS	DESENHO: Catiane Basso	
	PRANCHA: PPCI 01/02	