


TUBULAÇÃO ENTERRADA EM AÇO GALV. Ø65mm COM MATERIAL ANTI CORROSIVO E PROTEÇÃO MECÂNICA

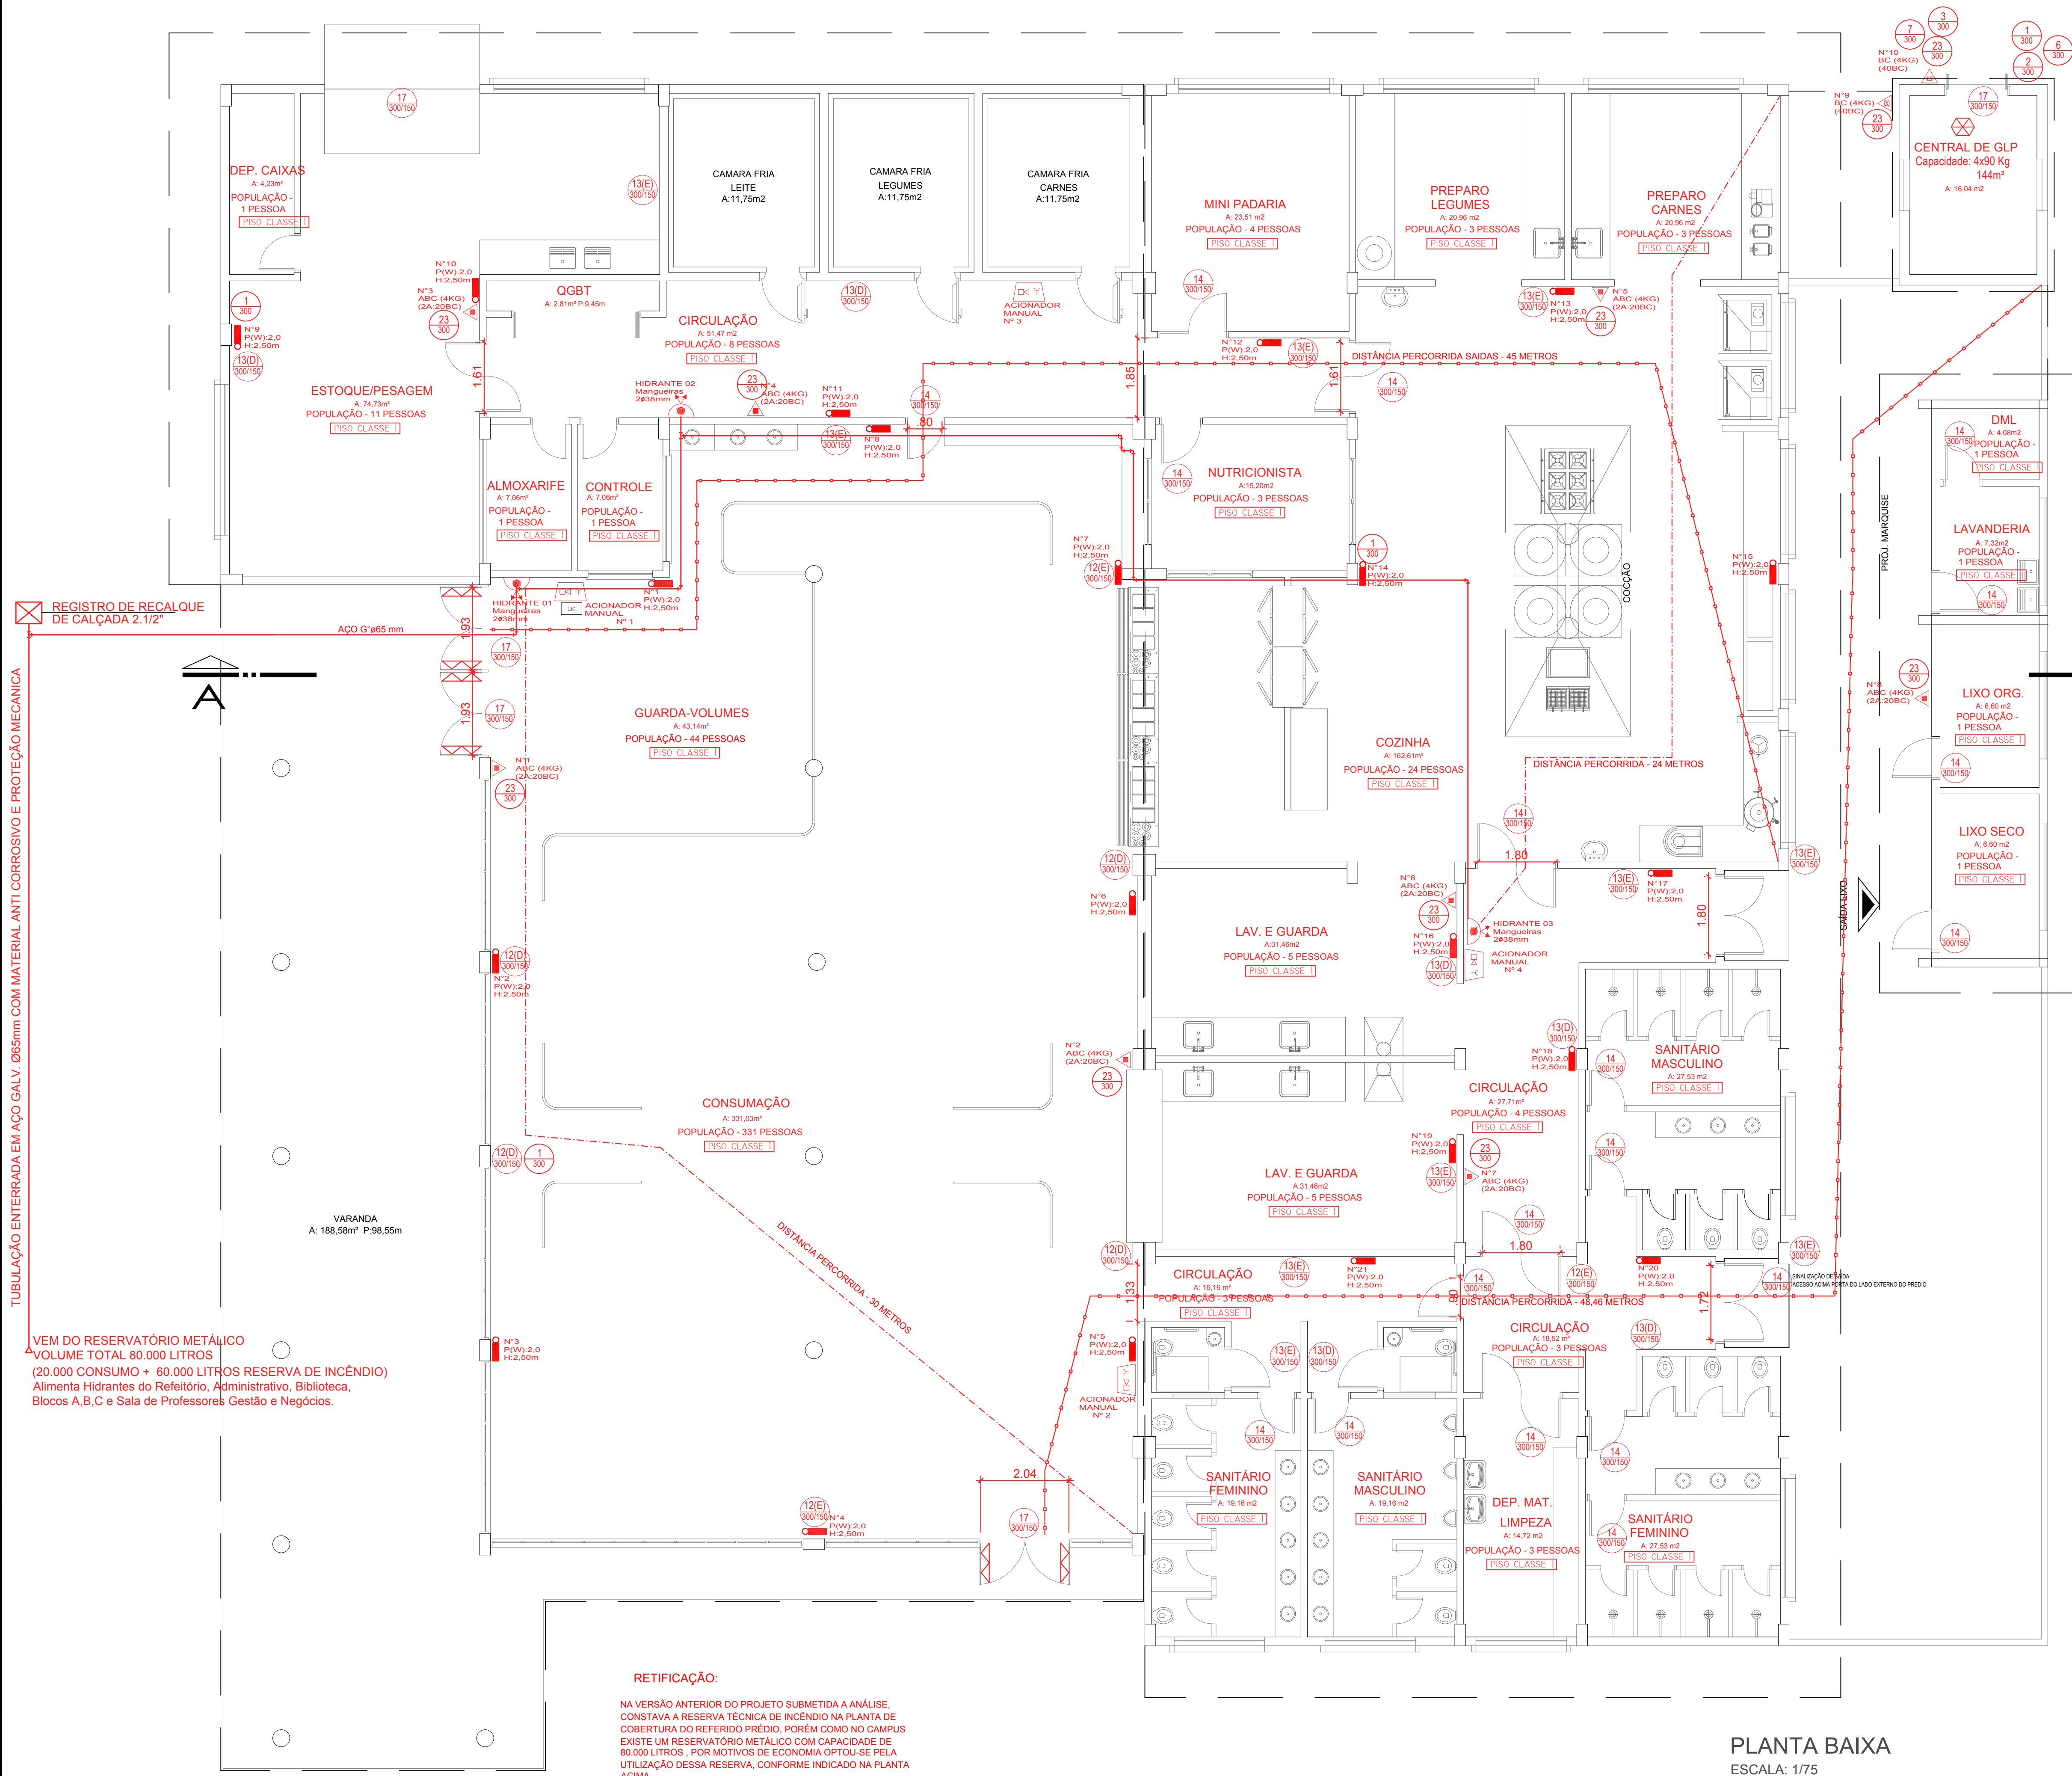

SIMBOLOGIA PROJETO PPCI	
EQUIPAMENTOS DE PREVENÇÃO (NBR 14100)	
	EXTINTOR PORTÁTIL DE ÁGUA PRESSURIZADA
	EXTINTOR PORTÁTIL DE FO TÍPO BC
	EXTINTOR PORTÁTIL DE FO TÍPO ABC
	EXTINTOR PORTÁTIL DE CO2
	PONTO DE ELIMINAÇÃO DE EMERGÊNCIA - BLOCO AUTOMÁTICO
	RESERVA DE INCÊNDIO
	SISTEMA DE HIDRANTE TÍPO 1 - MANGOTINHO - 01 TOMADA ESTÁNDAR (NBR 1556)
	REGISTRO DE PASSO
	CENTRAL DE GLP
	TUBULAÇÃO DE INCÊNDIO
	TUBULAÇÃO DE INCÊNDIO SUBTERRÂNEA
	BATERIAS DE ACUMULADORES PARA O SISTEMA DE DETECÇÃO DE ALARME
	CENTRAL DE DETECÇÃO E ALARME
	ACIONADOR E AVISADOR SONORO E VISUAL (COM SIRENE) DO SISTEMA DE DETECÇÃO E ALARME
	BATERIAS DE ACUMULADORES PARA O SISTEMA DE ELIMINAÇÃO DE EMERGÊNCIA
	CENTRAL DE ILUMINAÇÃO DE EMERGÊNCIA
	BARRA ANTÍPANICO
	DISTÂNCIA MÁXIMA A PERCORRER - SAÍDA DE EMERGÊNCIA
	DISTÂNCIA MÁXIMA A PERCORRER - HIDRANTE E MANGOTINHO

SIMBOLOGIA PROJETO PPCI	
SINALIZAÇÃO DE SEGURANÇA (NBR 13434)	
	PROIBIDO FUMAR
	PROIBIDO PRODUIR CHAMA
	PROIBIDO UTILIZAR ÁGUA PARA APAGAR O FOGO
	PROIBIDO UTILIZAR ELEVADOR EM CASO DE INCÊNDIO
	SINALIZAÇÃO CUIDADO RISCO DE INCÊNDIO
	SINALIZAÇÃO CUIDADO RISCO DE EXPLOÇÃO
	SINALIZAÇÃO DE SAÍDA ESPECIALMENTE PARA COLUNAS - ESQUERDA/DIREITA
	SINALIZAÇÃO DE SAÍDA - ESQUERDA/DIREITA
	SINALIZAÇÃO DE SAÍDA - ACESSO ACIMA PORTA
	RAMPA DE EMERGÊNCIA DESCENDO - ESQUERDA/DIREITA
	ESCALA DE EMERGÊNCIA
	SINALIZAÇÃO DE SAÍDA
	SINALIZAÇÃO DE HIDRANTE
	COMANDO MANUAL DE BOMBA DE INCÊNDIO
	SINALIZAÇÃO DE EXTINTORES
	SINALIZAÇÃO DE MANGOTINHO

ACIONAMENTO DAS BOMBAS:
O ALARME DE INCÊNDIO DEVERÁ SER ACIONADO SEMPRE QUE O ALARME DA BOMBA DE INCÊNDIO ESTIVER DISPARADO.

VEM DO RESERVATÓRIO METÁLICO VOLUME TOTAL 80.000 LITROS (20.000 CONSUMO + 60.000 LITROS RESERVA DE INCÊNDIO)
Alimenta Hidrantes do Refeitório, Administrativo, Biblioteca, Blocos A,B,C e Sala de Professores Gestão e Negócios.

RETIFICAÇÃO:
NA VERSÃO ANTERIOR DO PROJETO SUBMETIDA A ANÁLISE, CONSTAVA A RESERVA TÉCNICA DE INCÊNDIO NA PLANTA DE COBERTURA DO REFERIDO PRÉDIO, PORÉM COMO NO CAMPUS EXISTE UM RESERVATÓRIO METÁLICO COM CAPACIDADE DE 80.000 LITROS, POR MOTIVOS DE ECONOMIA OPTOU-SE PELA UTILIZAÇÃO DESSA RESERVA, CONFORME INDICADO NA PLANTA ACIMA

PLANTA BAIXA
ESCALA: 1/75

<p>INSTITUTO FEDERAL FARROUPILHA</p>	<p>PRÓ-REITORIA DE ADMINISTRAÇÃO COORDENAÇÃO DE ENGENHARIA E ARQUITETURA Rua Esmeralda, 430 - Fozes Novas - Camobi - CEP 97110-767 - Santa Maria - Rio Grande do Sul. Telefone: (51) 3226-6639</p>
	<p>OBRA: REFEITÓRIO</p>
<p>LOCAL: IF FARROUPILHA - CAMPUS JÚLIO DE CASTILHOS</p>	<p>ÁREA: 1.622,52 m²</p>
<p>PROJETO: PLANO DE PREVENÇÃO E PROTEÇÃO CONTRA INCÊNDIO</p>	<p>ESCALA: 1/75</p>
<p>CONTEÚDO: PLANTA BAIXA</p>	<p>DATA: Julho/2018</p>
<p>PROPRIETÁRIO: INSTITUTO FEDERAL FARROUPILHA</p>	<p>DESENHO: Janaína</p>
<p>RESPONSÁVEL: ENG. CIVIL JANAÍNA SAYDELLES VOLPATO CREA RS 198044</p>	<p>PRANCHA: PPCI 02/03</p>